

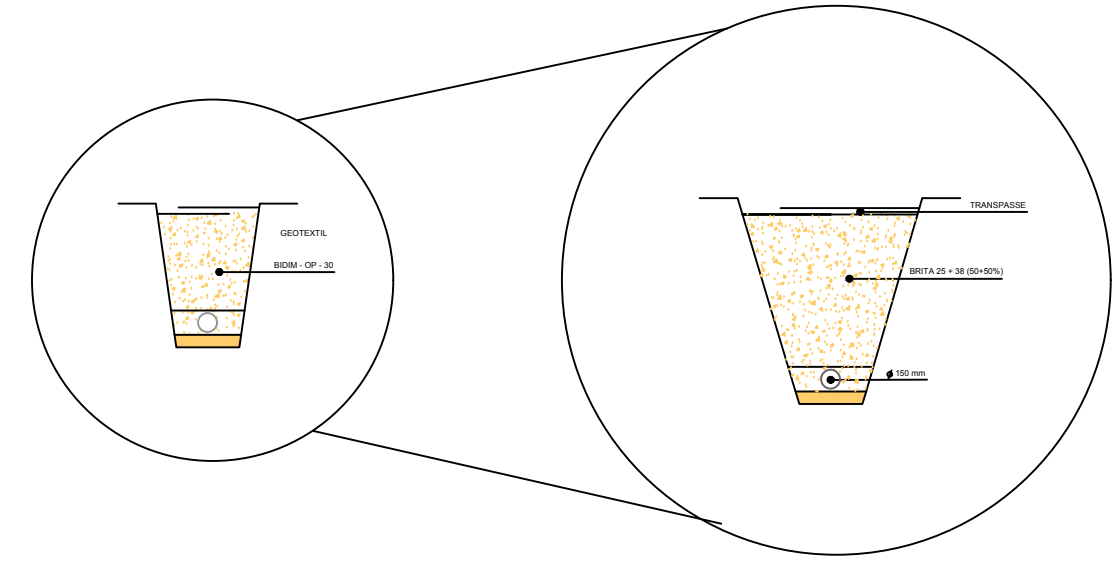


DETALHE DO BIDIM

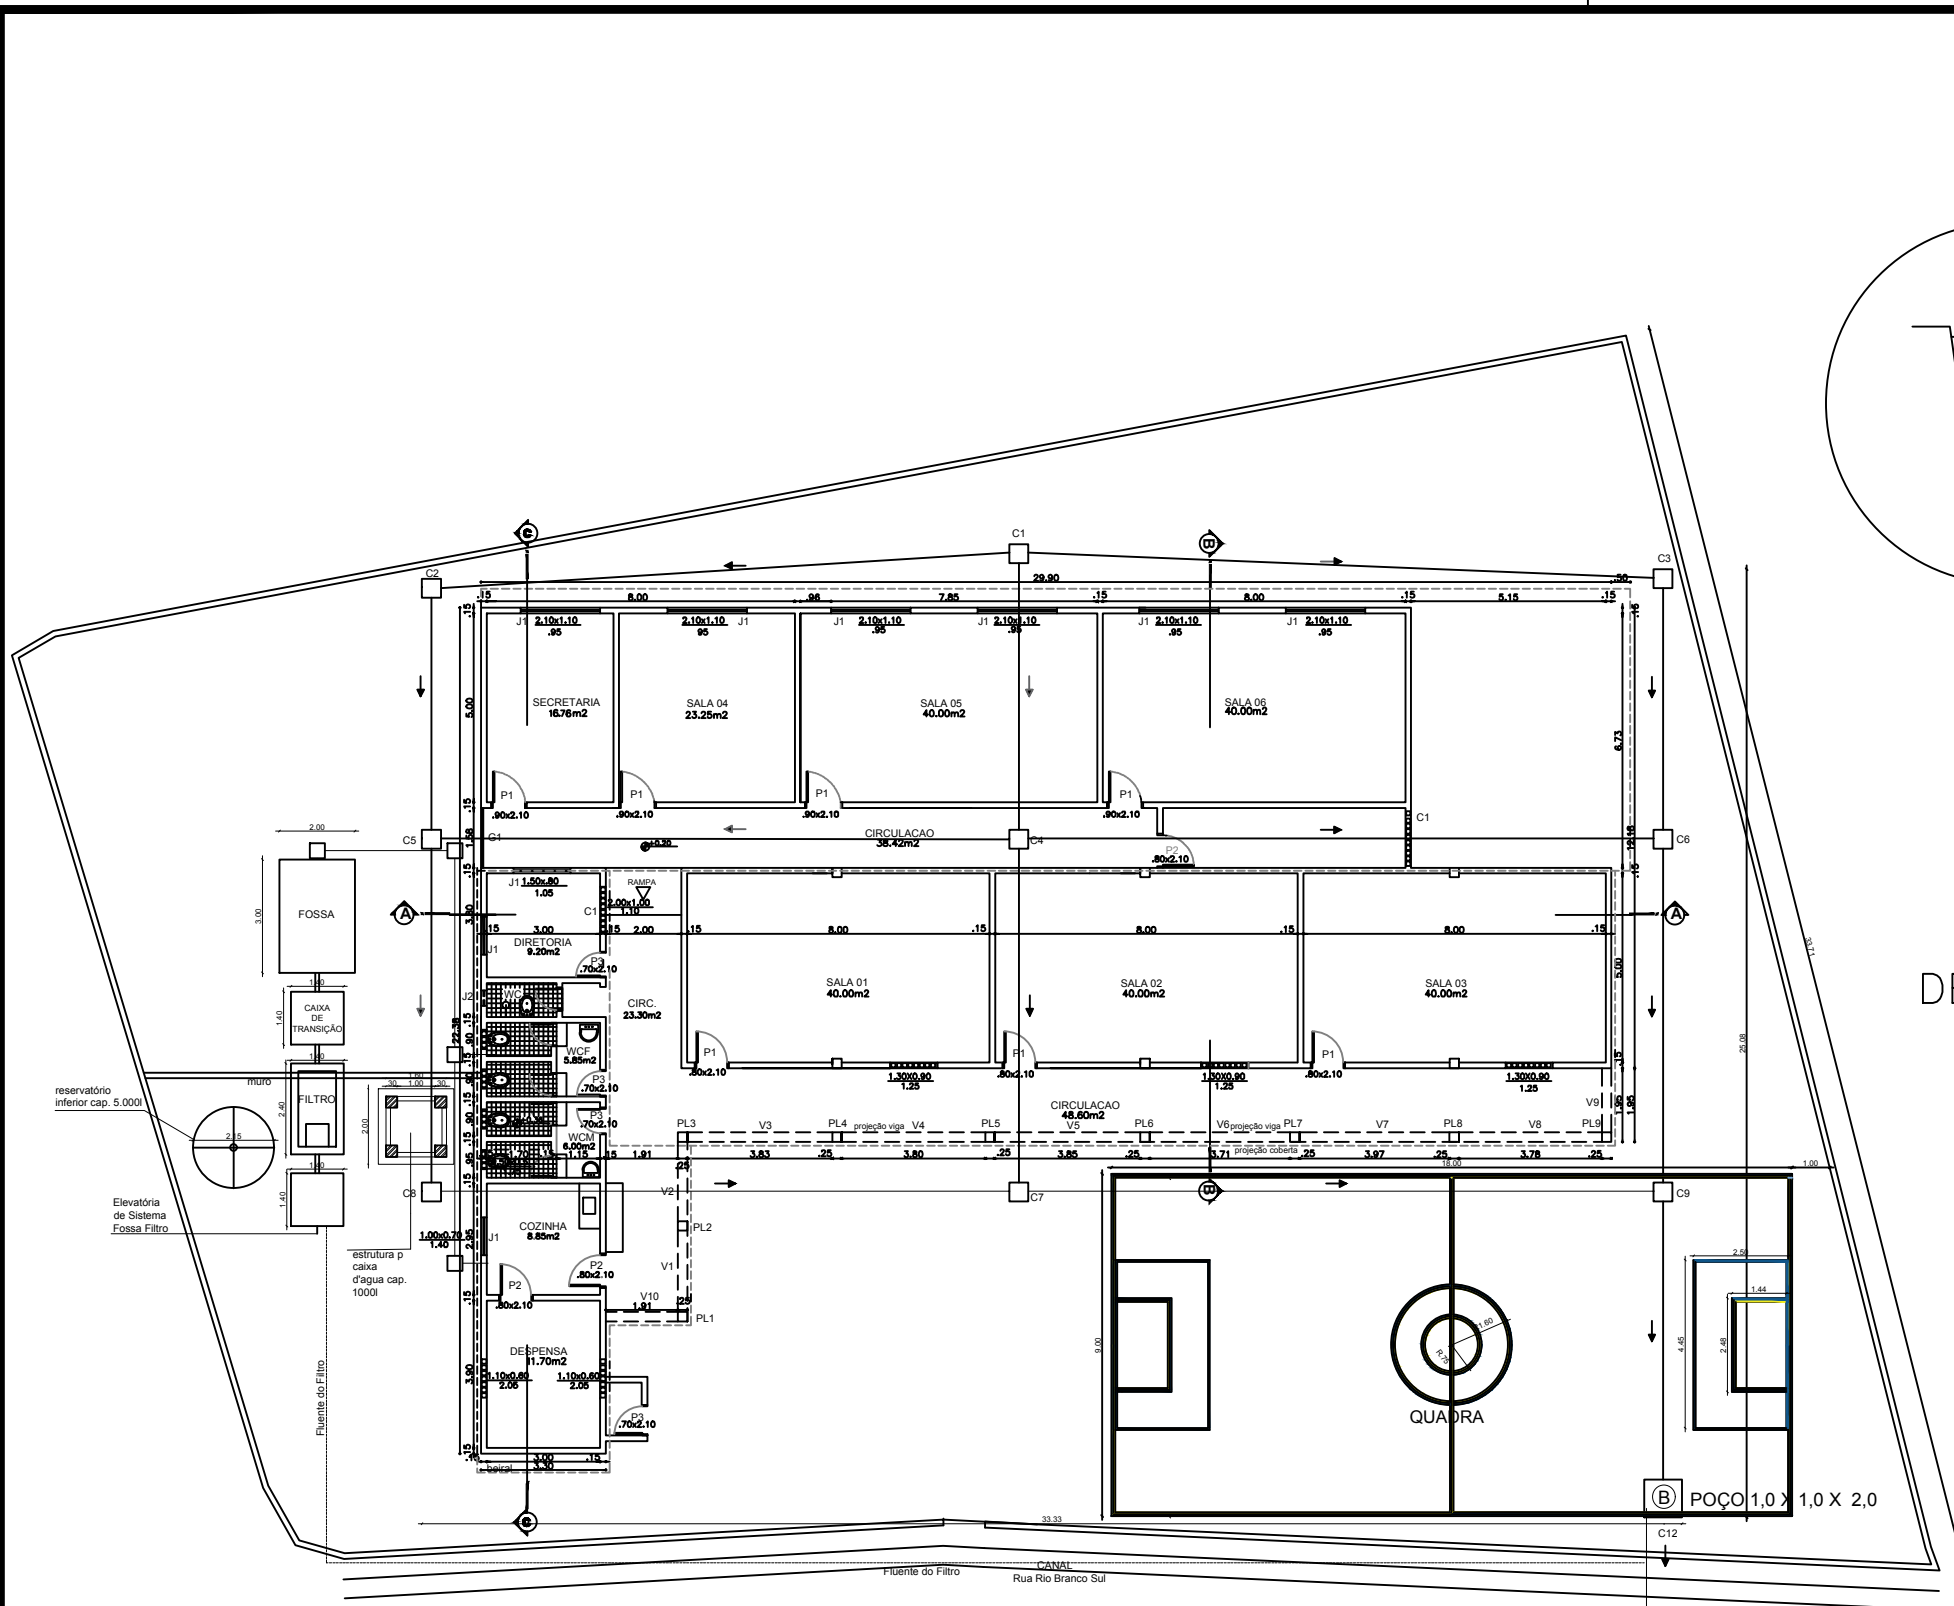

DETALHES CAIXA - SISTEMA DE DRENAGEM

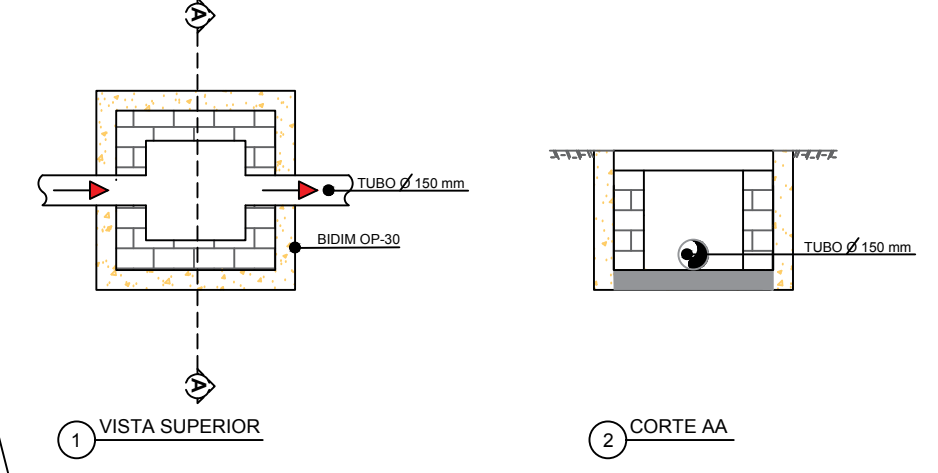

PLANTA BAIXA
escala 1/100

Bomba Elevatória de Sistema de Dreno Subterrâneo

PREFEITURA MUNICIPAL DE CAMARAGIBE - PE

	Proprietário	Prefeitura M. de Camaragibe CNPJ: 08.260.663/0001-57	Assumo	Projeto básico - Sistema de drenagem da Escola Professor Paulo Freire, no bairro de Aldeia de Baixo. Camaragibe/PE.
	Responsável Técnico	Desenho: Gabryela Soares Data: Jan/2020	Desenho	Situação - Perfil longitudinal Escala: Indicadas Prancha: P-01/07

PRODUCED BY AN AUTODESK STUDENT VERSION

PRODUCED BY AN AUTODESK STUDENT VERSION